


1:500/500

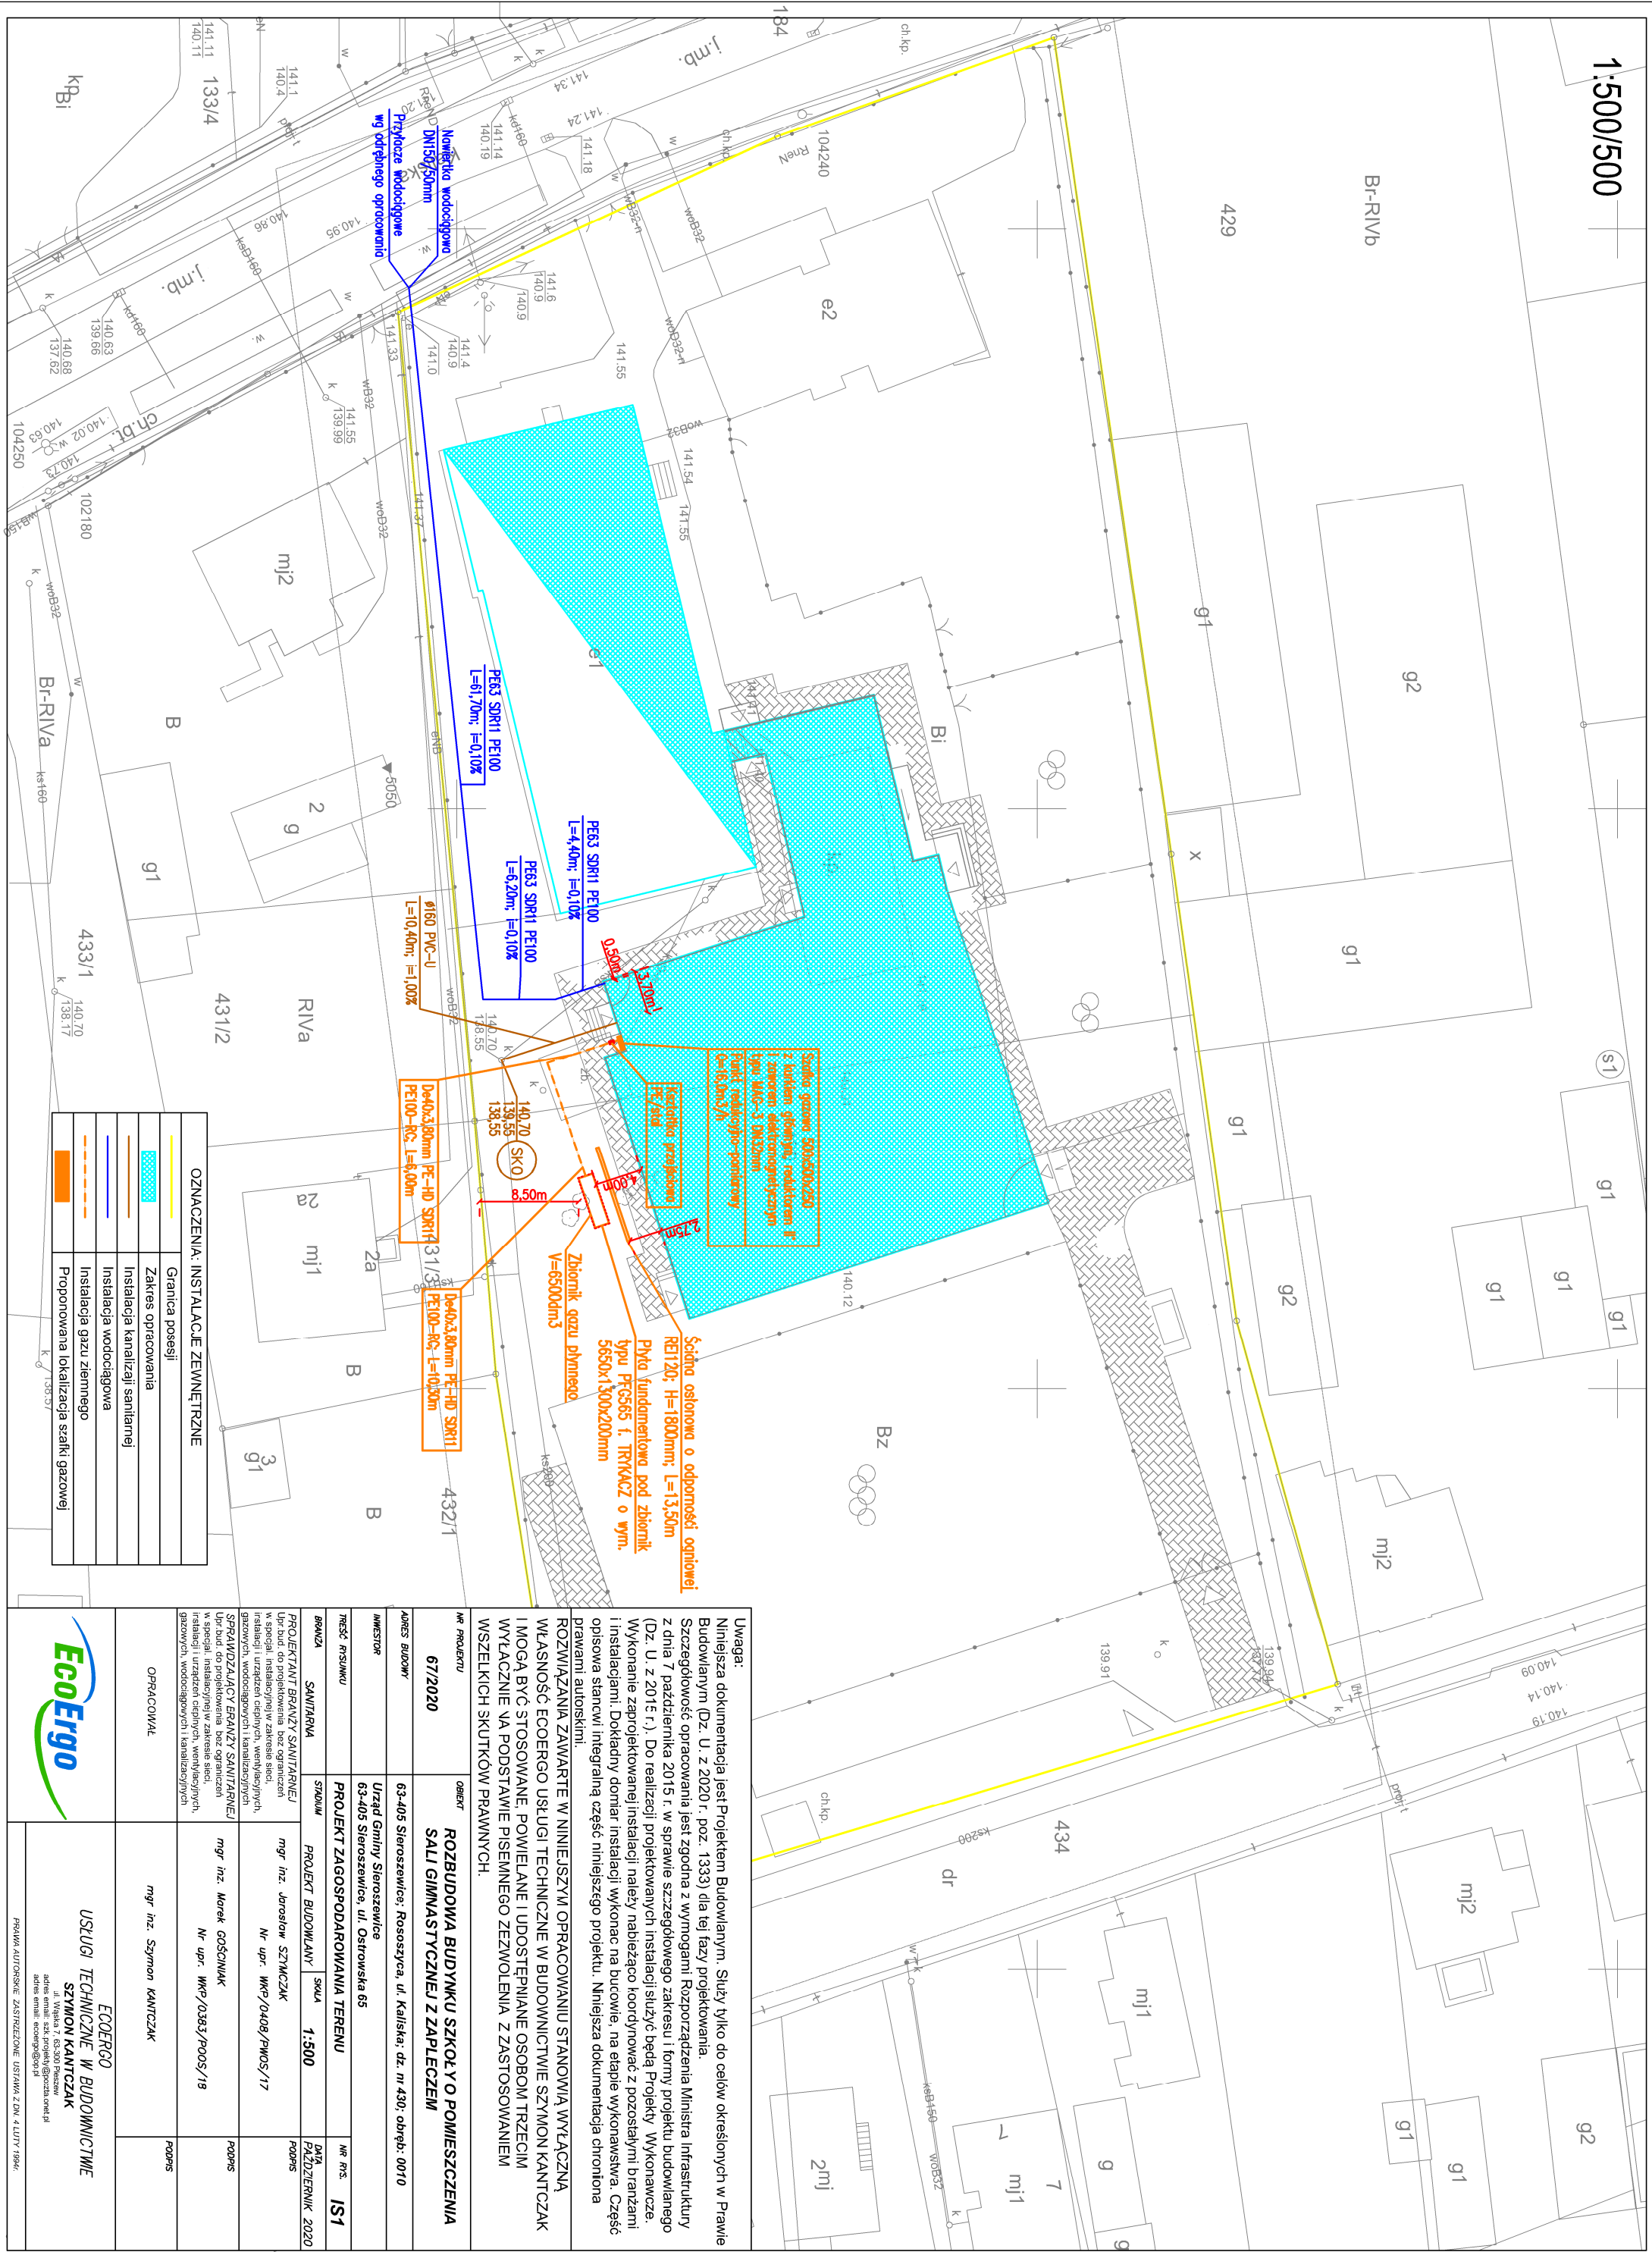

OZNACZENIA: INSTALACJE ZEWNĘTRZNE	
	Granica posesji
	Zakres opracowania
	Instalacja kanalizacji sanitarnej
	Instalacja wodociągowa
	Instalacja gazu ziemnego
	Propozowana lokalizacja szafki gazowej

Uwaga: Niniejsza dokumentacja jest Projektem Budowlanym. Służy tylko do celów określonych w Prawie Budowlanym (Dz. U. z 2020 r. poz. 1333) dla tej fazy projektowania. Szczegółowość opracowania jest zgodna z wymogami Rozporządzenia Ministra Infrastruktury z dnia 7 października 2015 r. w sprawie szczegółowego zakresu i formy projektu budowlanego (Dz. U. z 2015 r.). Do realizacji projektowanych instalacji służące będą Projekty Wykonawcze. Wykonanie zaprojektowanej instalacji należy nabywającemu koordynować z pozostałymi branżami i instalacjami. Dokładny domiar instalacji wykonac na budowie, na etapie wykonawstwa. Część opisowa stanowiąca integralną część niniejszego projektu. Niniejsza dokumentacja chroniona prawami autorskimi.	
NR PROJEKTU 67/2020	OBIEKT ROZBUDOWA BUDYNKU SZKOŁY O POMIESZCZENIA SALI GIMNASTYCZNEJ Z ZAPLECZEM
ADRES BUDOWY	63-405 Sieroszowice, Rososzyca, ul. Kaliska, dz. nr 430, obręb: 00710
INWESTOR	Urząd Gminy Sieroszowice
TYTUŁ RYSUNKU	PROJEKT ZAGOSPODAROWANIA TERENU
BRANŻA SANITARNA	STADIUM PROJEKT BUDOWLANY
SKALA 1:500	DATA PAŁDZIERNIK 2020
PROJEKTANT BRANŻY SANITARNEJ Upr. bud. do projektowania bez ograniczeń w specjalności instalacyjnej w zakresie sieci, instalacji i urządzeń ciepłych, wentylacyjnych, gazowych, wodociągowych i kanalizacyjnych	SPRAWDZAJĄCY BRANŻY SANITARNEJ Upr. bud. do projektowania bez ograniczeń w specjalności instalacyjnej w zakresie sieci, instalacji i urządzeń ciepłych, wentylacyjnych, gazowych, wodociągowych i kanalizacyjnych
mgr inż. Jerostaw SZYMOK Nr upr. WKP/0408/PW05/17	mgr inż. Marek GOŚCINIAK Nr upr. WKP/0383/PO05/18
OPRACOWAŁ mgr inż. Szymon KANTCZAK	PODS
ECOERGO USŁUGI TECHNICZNE W BUDOWNICTWIE SZYMON KANTCZAK ul. Włostka 7, 63-300 Pleszew adres e-mail: ecoergo@eco.pl PRAWA AUTORSKIE ZASTRZEŻONE. USTAWA Z DN. 14.07.1994K.	