

660. 664. 7339 2015 BIRVI

Wskazuje się zgodność niniejszej kć z treścią materiału państwowego zasobu geodezyjnego i kartograficznego
STAROSTA OSTROWSKI

MAPA 2A-50-DWIGŁA 1:1000
(nazwa materiału zasobu)

P. 3017.20

(Identyfikator ewidencyjny materiału zasobu)

18.11.2015
(data wykonania Wykazu Geodezyjnego)


Imię, nazwisko i podpis osoby reprezentującej organ
PARCZEŃ DZ. 419

Wzeczoznawca ds. Zabezpieczeń przeciwpożarowych

mgr inż. R. Prętyczak
upr. 420/2000

Ostrow Wikp., dn. 22.11.2015
Zgodność projektu z wymaganiami ochrony przeciwpożarowej w terenie dz. 419
BEZ UWAG

mgr inż. MIECZYSLAW CZWORDON
UPRAWNIONY PROJEKTANT I KIER. ROBÓT
W ZAKRESIE INSTALACJI I SIECI SANITARNYCH
Op. Bud. Nr UAN 7342-117/92

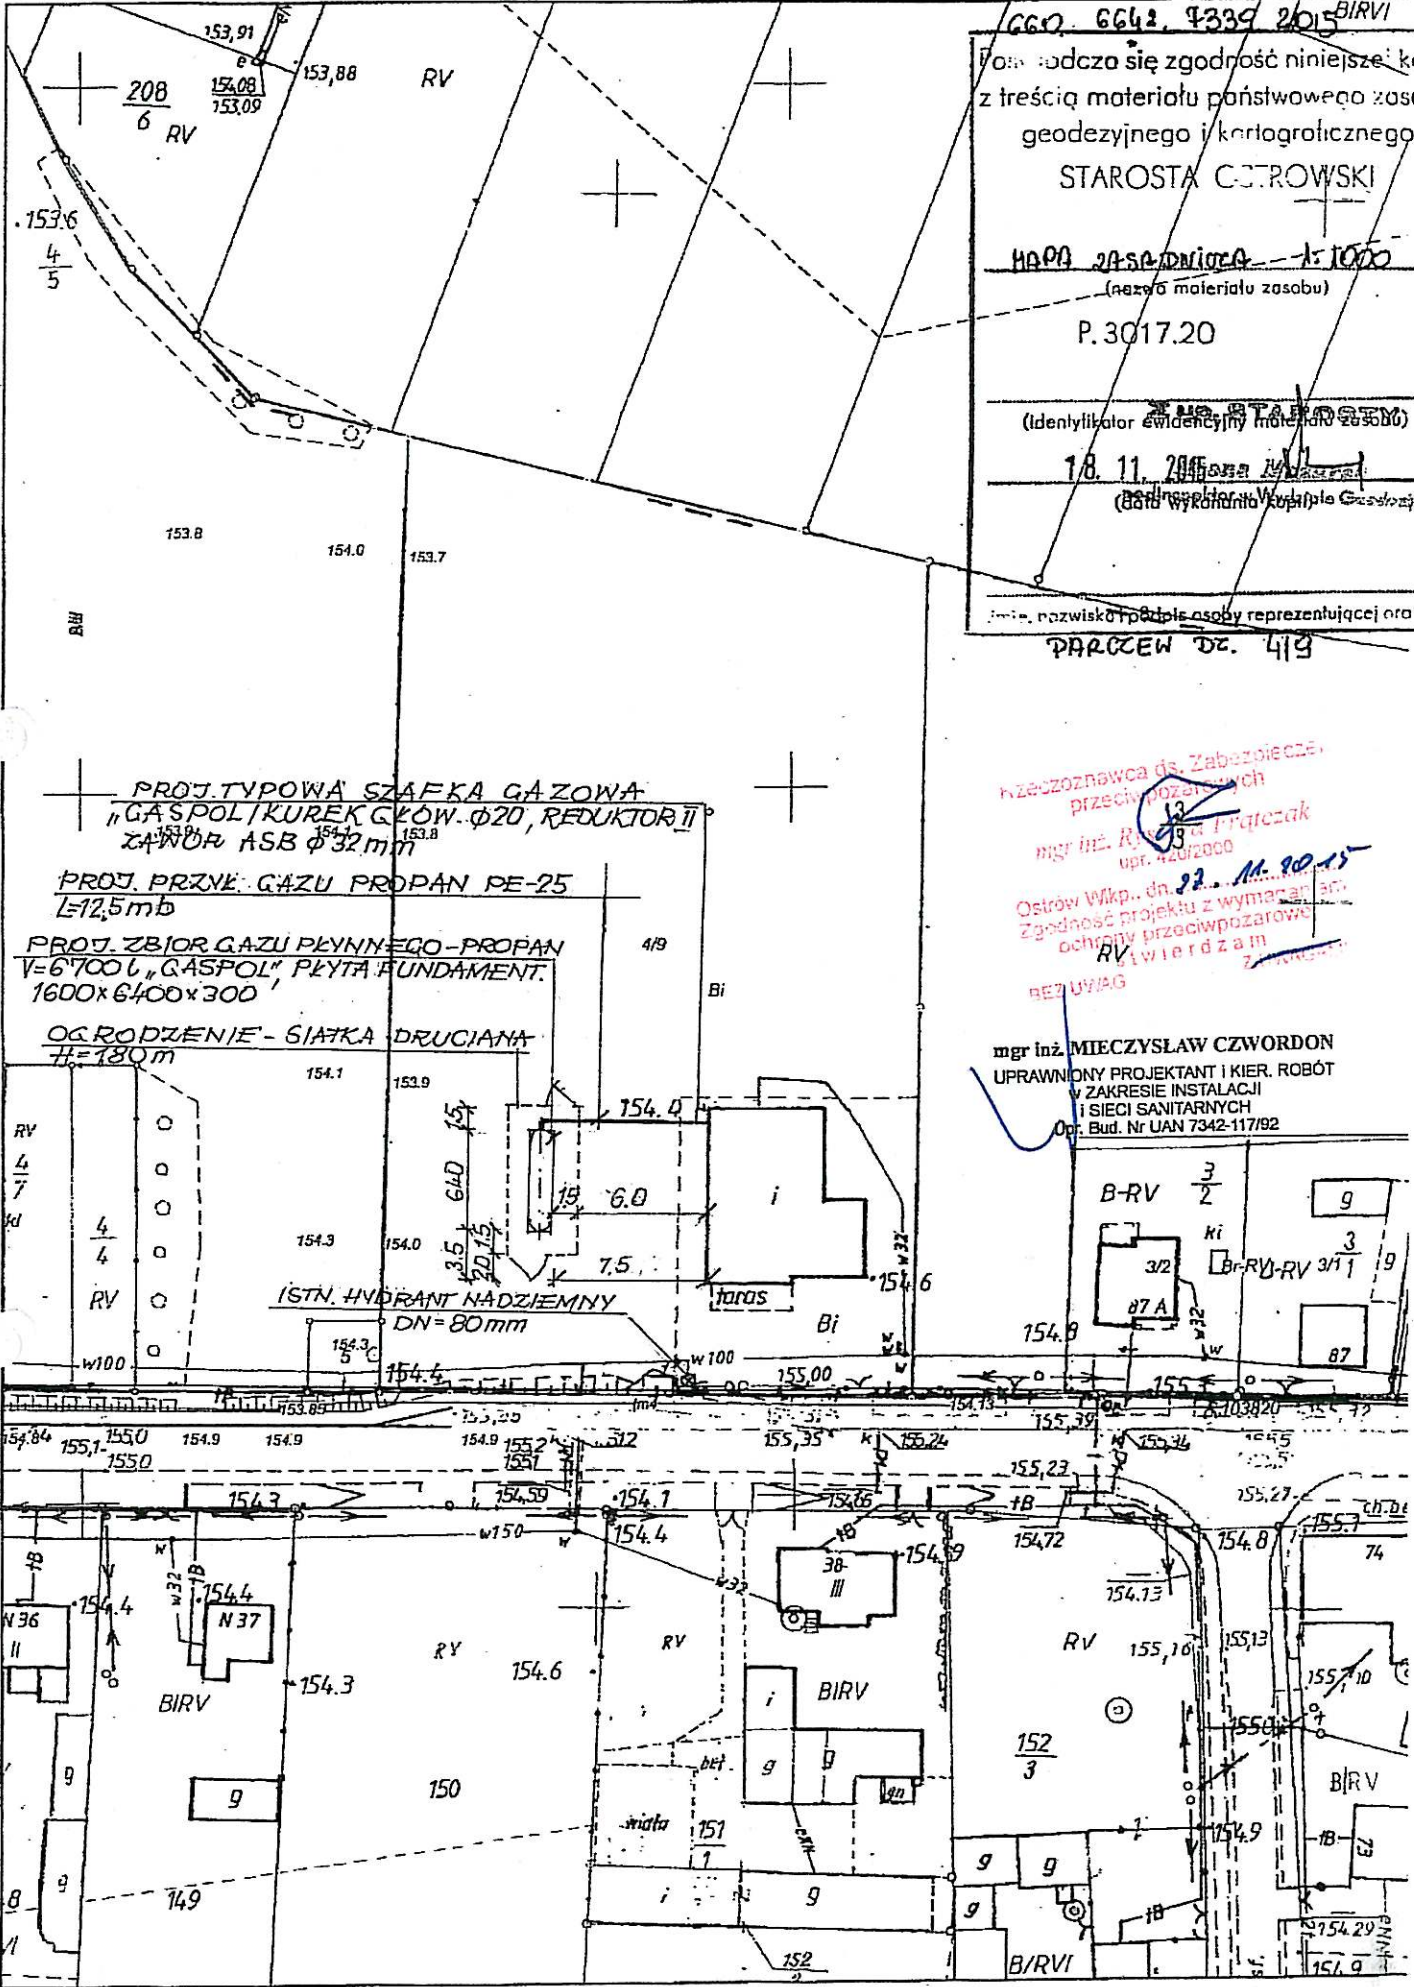



PROJ. TYPOWA SZAFKA GAZOWA
"GASPOL/KUREK GŁOW. Ø20, REDUKTOR"
ZAWÓR ASB Ø32mm

PROJ. PRZEW. GAZU PROPAN PE-25
L=12,5mb


PROJ. ZBIOR GAZU PLYNNEGO - PROPAN
V=6700L, "GASPOL" PŁYTA FUNDAMENT.
1600x640x300

OGRODZENIE - SIATKA DRUCIANA
H=180cm

ISTN. HYDRANT NADZIEMNY
DN=80mm

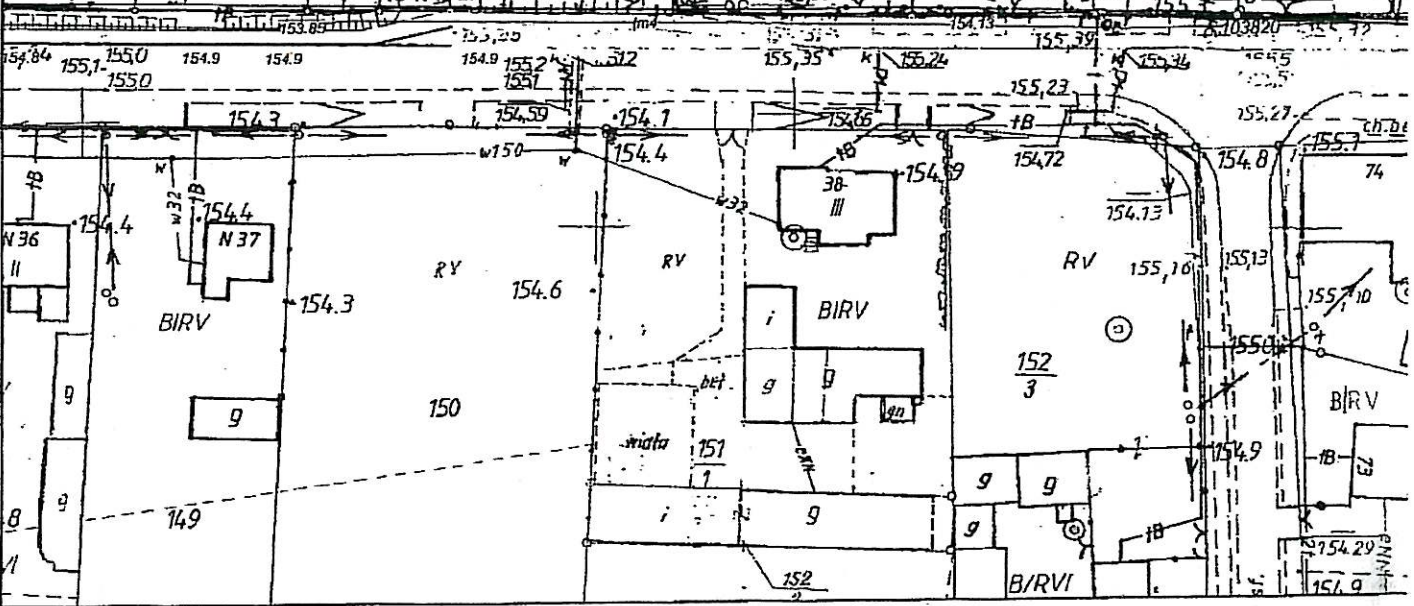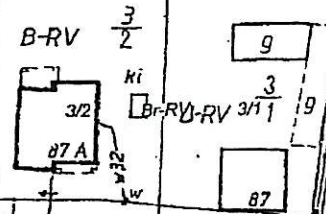


PROJ. DETEKTOR GAZU „DEX 15” PROPAN
 PODŁ. DO PROJ. ZAWORU „ASB” OBIEKTU

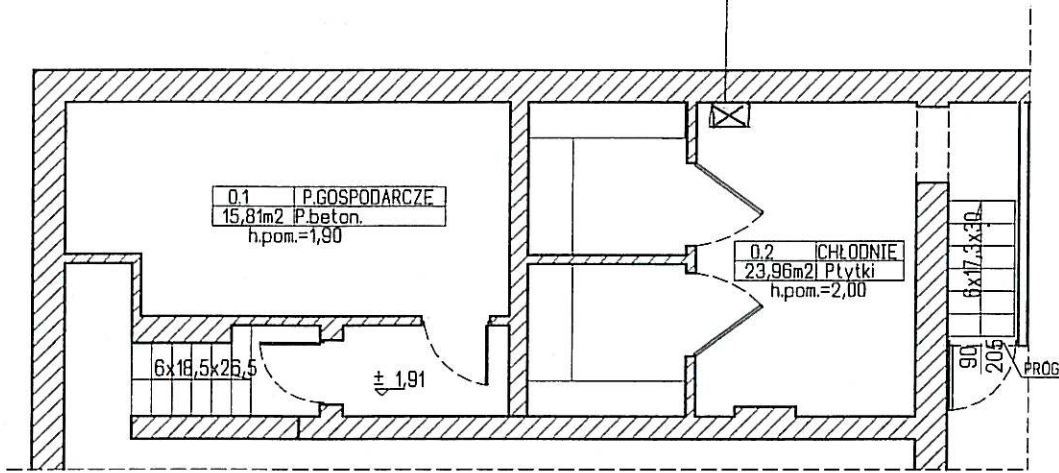


ZESTAWIENIE POWIERZCHNI			
L.p.	NAZWA POM.	POSADZKA	Pow.m ²
0.1	P.GOSPODARCZE	P.BETON	15,81
0.2	CHŁODNIE	PŁYTKI	23,96
RAZEM			39,77

INWESTOR:	GMINA SIERSZEWICE – UL. OSTROWSKA 65, 63-405 SIERSZEWICE		
NAZWA PROJEKTU:	MODERNIZACJA BUDYNKU SALI WIEJSKIEJ w Parczewie dz. nr 4/9		
BRANŻA:	SANITARNA		SKALA: 1:100
TEMAT:	RZUT PIWNIC – WEWN. INSTALACJA GAZOWA		NR RYS.
	IMIĘ I NAZWISKO	PODPIS	NR UPRAWNIENI
PROJEKTANT:	<i>Mgr inż. MIECZYŚLAW CZWORDON</i>		UAN.7342-117/92
OPRACOWAŁ:	ANTONI MACIASZEK		UAN – 8386/18/86 UAN – 7342/55/93

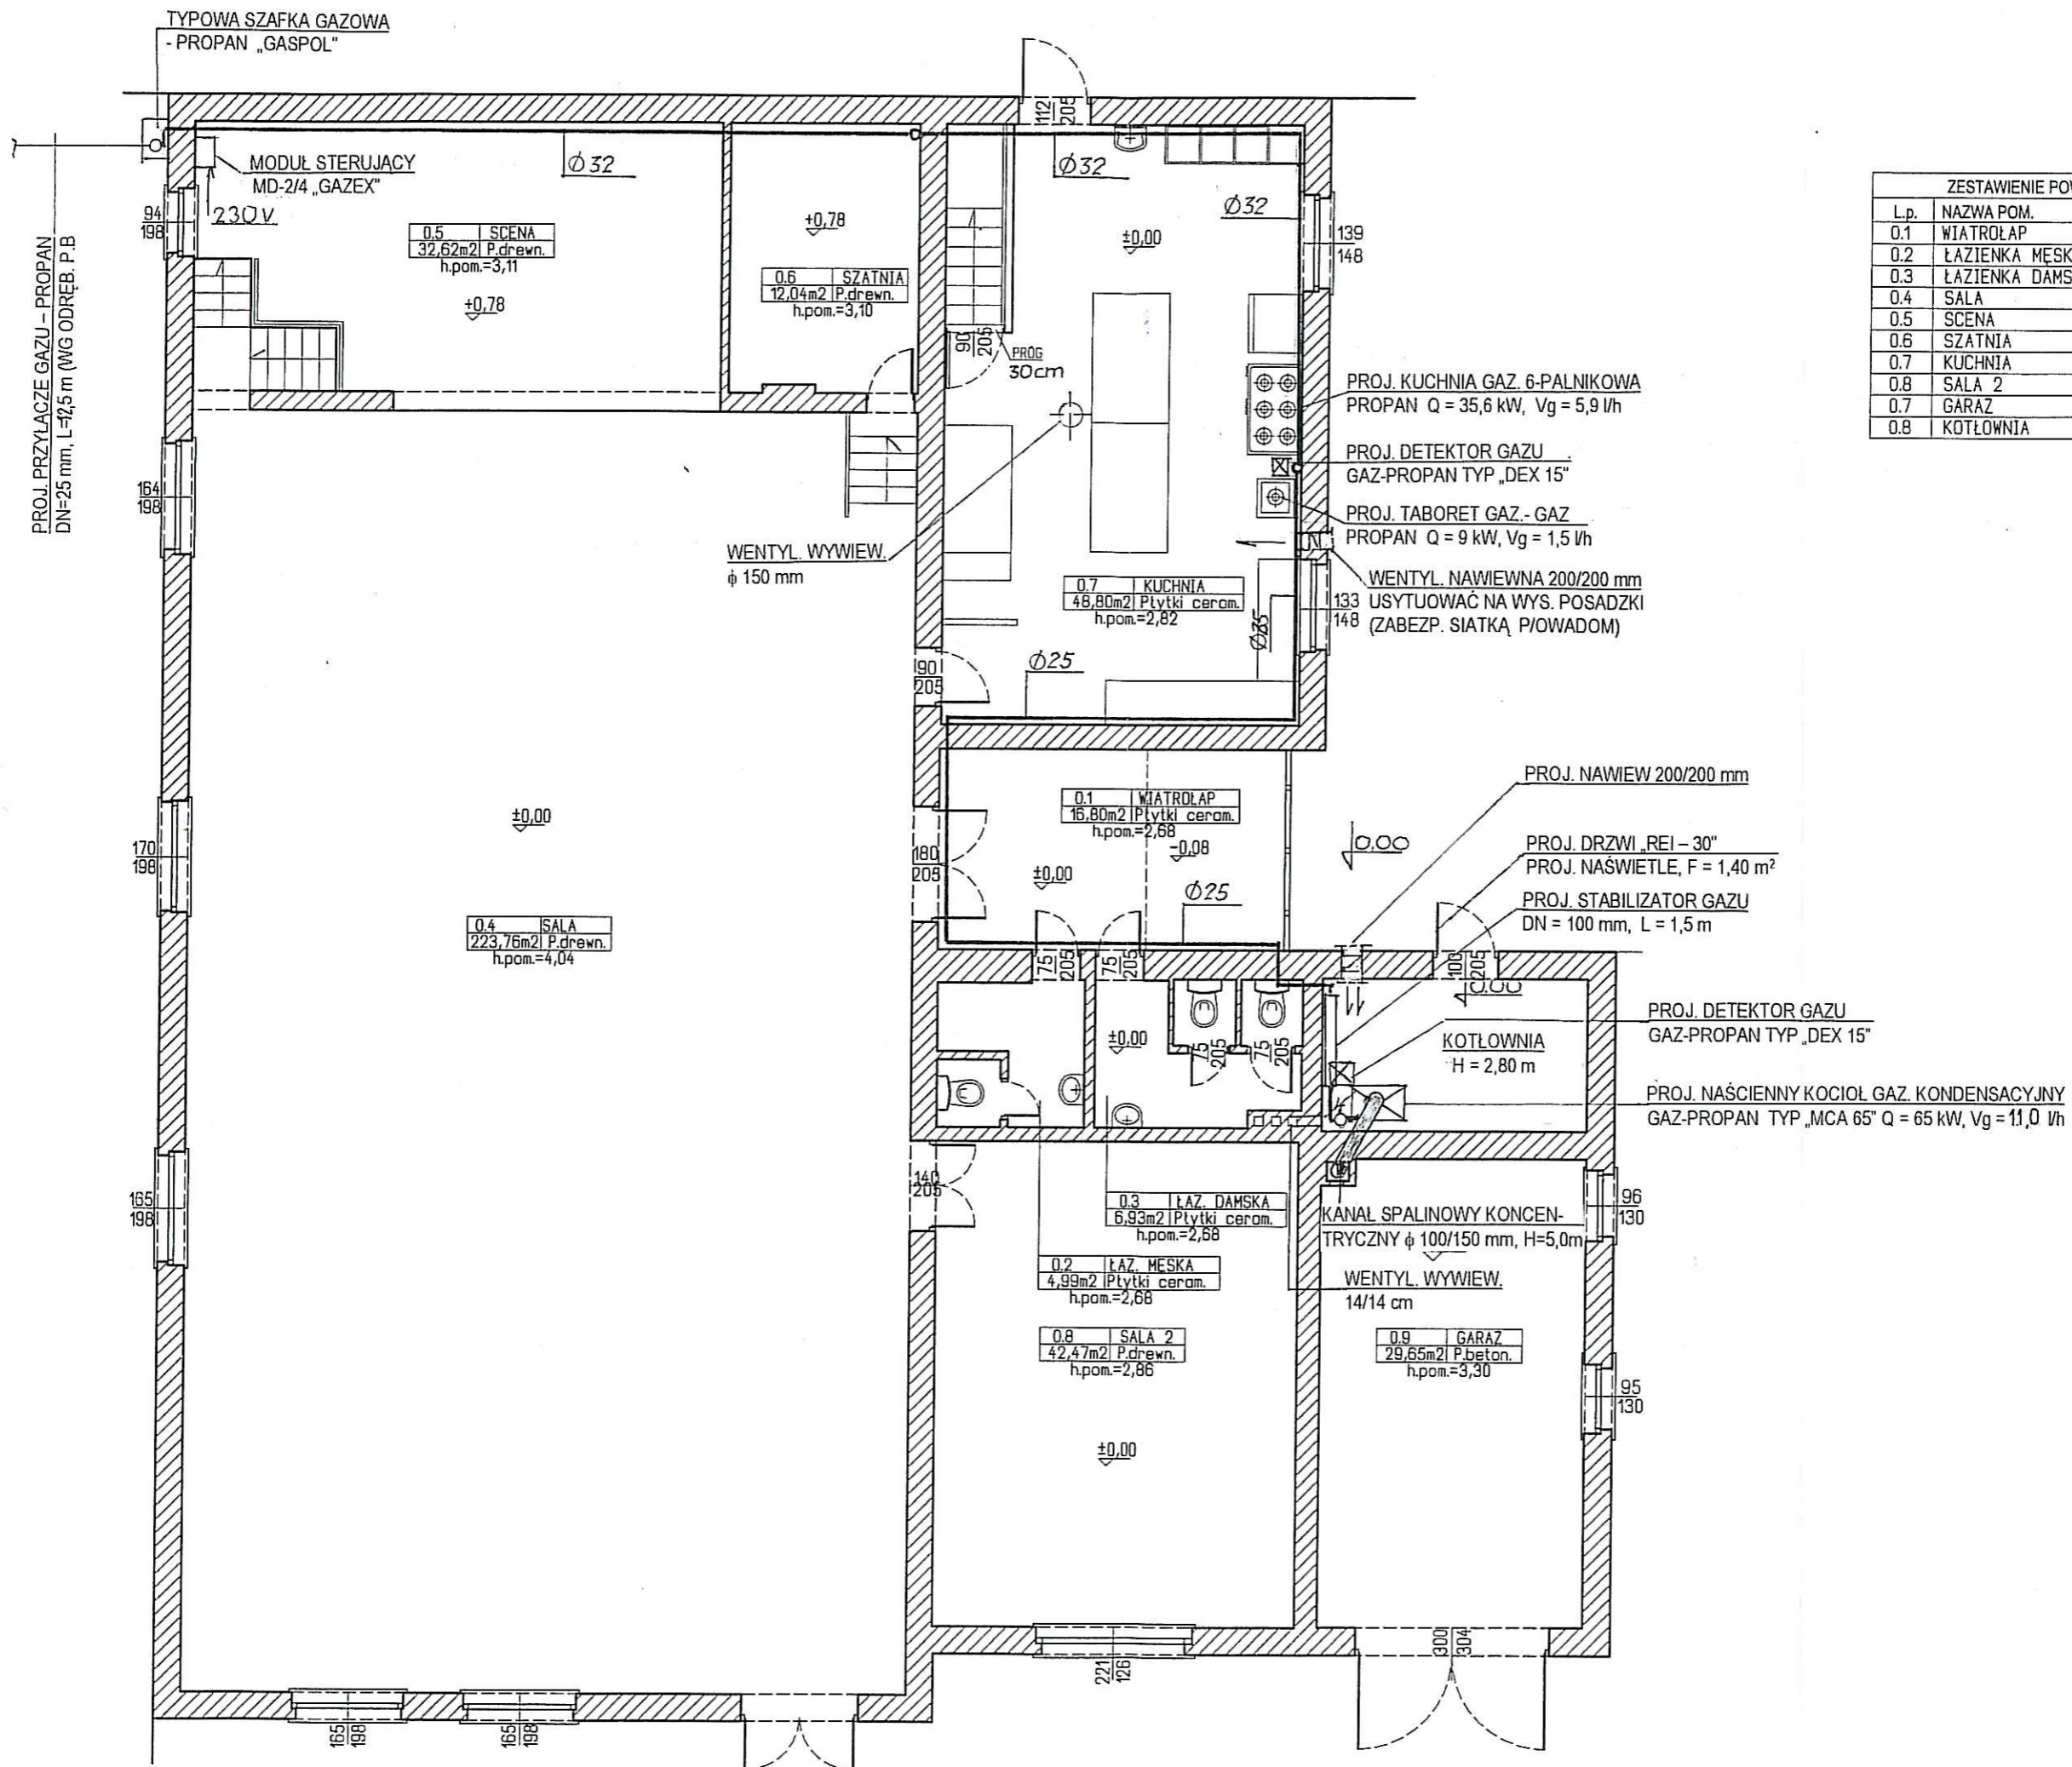

ZESTAWIENIE POWIERZCHNI			
L.p.	NAZWA POM.	POSADZKA	Pow.m ²
0.1	WIATROLAP	PŁYTKI	16,80
0.2	ŁAZIENKA MĘSKA	PŁYTKI	4,99
0.3	ŁAZIENKA DAMSKA	PŁYTKI	6,93
0.4	SALA	DESKA DR.	223,76
0.5	SCENA	DESKA DR.	32,62
0.6	SZATNIA	DESKA DR.	12,04
0.7	KUCHNIA	PŁYTKI	48,80
0.8	SALA 2	DESKA DR.	42,47
0.7	GARAZ	P.BETONOWA	29,65
0.8	KOTŁOWNIA	P.BETONOWA	9,76
RAZEM			427,82

INWESTOR:	GMINA SIERSZEWICE - UL. OSTROWSKA 65, 63-405 SIERSZEWICE			
NAZWA PROJEKTU:	MODERNIZACJA BUDYNKU SALI WIEJSKIEJ w Parczewie dz. nr 4/9			
BRANŻA:	SANITARNIA	SKALA: 1:100	NR RYS.	
TEMAT:	RZUT PARTERU - WEWN. INSTALACJA GAZOWA	NR UPRAWNIEN	UJAN.7342-117/92	
PROJEKTANT:	IMIĘ I NAZWISKO	PODPIŚ	UJAN - 8386/78/86	
OPRACOWAŁ:	Mgr inż. MIECZYSLAW CZWORDON		UJAN - 7342/55/93	
	ANTONI MACIASZEK			

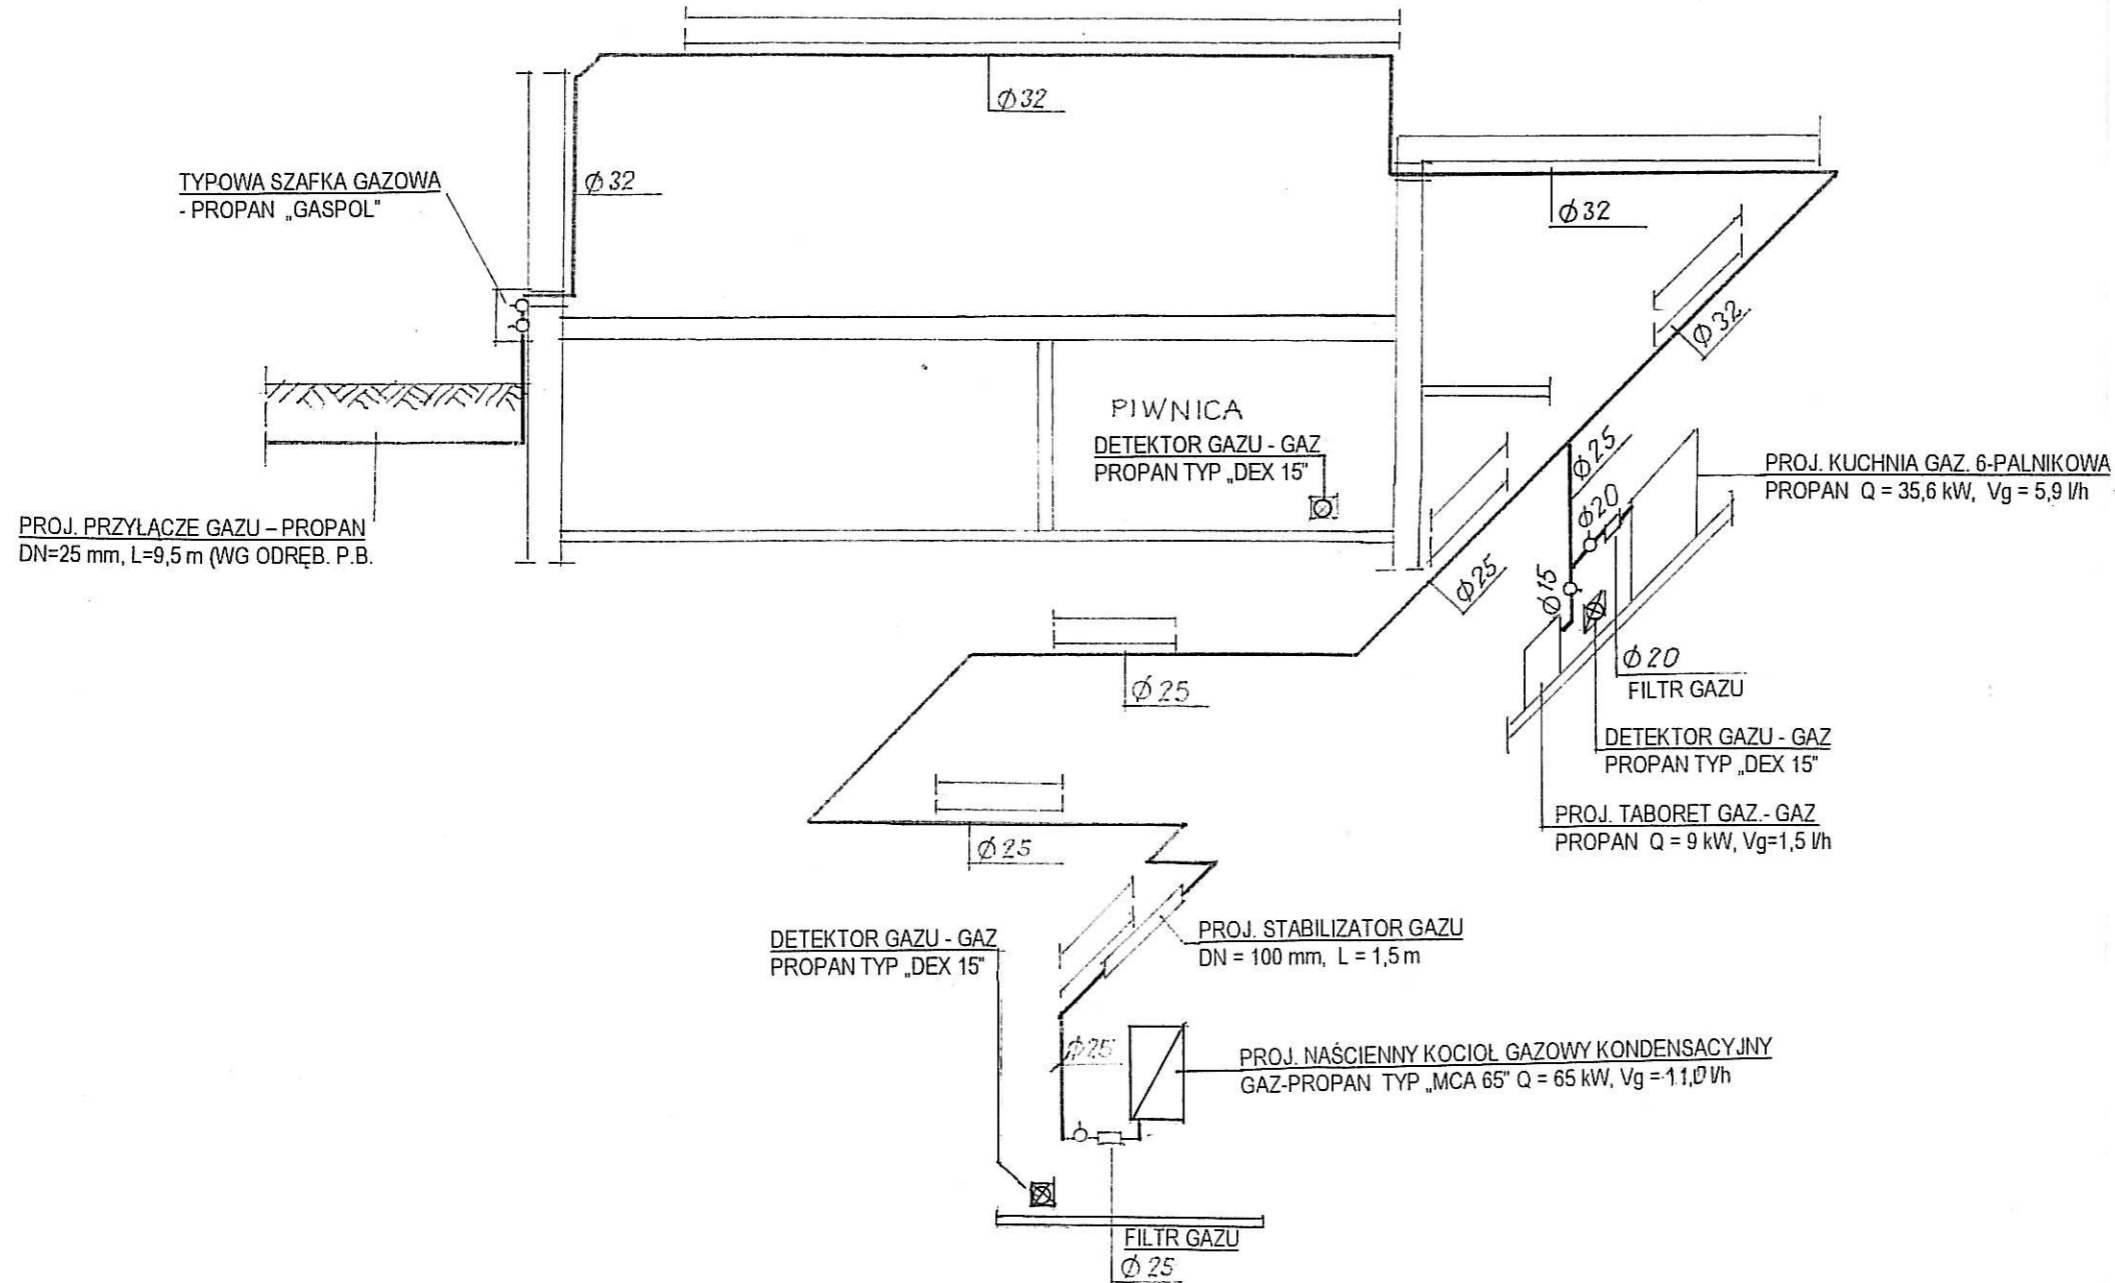

INWESTOR:	GMINA SIEROSZEWICE - UL. OSTROWSKA 65, 63-405 SIEROSZEWICE			SKALA: 1:100
NAZWA PROJEKTU:	MODERNIZACJA BUDYNKU SALI WIEJSKIEJ w Parczewie dz. nr 4/9			NR/RYS.
BRANŻA:	SANITARNA	ROZWIINIĘCIE WEWN. INSTALACJI GAZOWEJ	IMIĘ I NAZWISKO	NR UPRAWNIENIĘ
PROJEKTANT:	Mgr inż. MIECZYSLAW CZWORDON			UAN.7342-117/92
OPRACOWAŁ:	ANTONI MACIASZEK			UAN - 8386/18/86 UAN - 7342/55/93